

### Zeichenerklärung

Bestand-Sparten	
	Schmutzwasserleitung
	Regenwasserleitung
	BAB-Kabel
	BAB-Lichtkabel
	MERO Pipeline
	Nachrichtenkabel
	E-Kabel
	Hochspannungsfreileitung 110kV
	Hochspannungskabel 110kV
	Gasleitung
	Trinkwasserleitung
	Universitätsklinikum Fernheizung
	Universitätsklinikum Lichtkabel

Planung-Sparten	
	BAB-Kabel
	Nachrichtenkabel
	E-Kabel
	Hochspannungsfreileitung 110kV
	Hochspannungskabel 110kV
	Gasleitung
	Trinkwasserleitung


### Entwässerung Bestand

	Regenwasserkanal Bestand
	Schacht Bestand

### Regelungsverzeichnis

	Lfd. Nr. Regelungsverzeichnis
	Leitungen

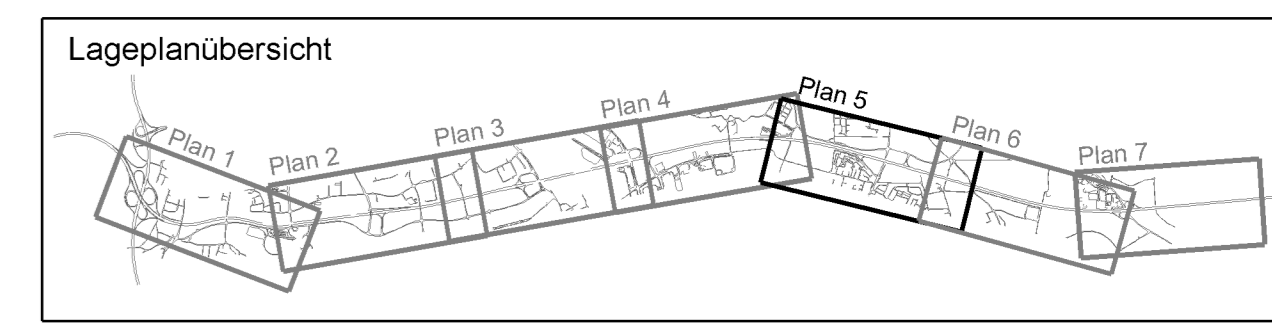

### 1. Tektur vom 30.11.2015 zu den Planfeststellungsunterlagen

Nr.	Änderung gegenüber der Planung vom 01.08.2014	bearbeitet	gezeichnet	geprüft	Datum	Zeichen
1	Änderung gegenüber der Planung vom 01.08.2014	R42	R42	R4	Nov. 2015	Hell
2	RegVZfr: 4-8 Wasserversorgung; GG DN 200 Wasserleitung	R42	R42	R4	Nov. 2015	Hell
3	RegVZfr: 4-1.24 Kabel Deutschland	R42	R42	R4	Nov. 2015	Hell
4	RegVZfr: 4-8.18 Nachrichtentechnisches Kabel; Bayerwerk AG Farmmeldekabel	R42	R42	R4	Nov. 2015	Hell
5	St 2145 bei Baukm 501+739 (Schutzstellen zw. Fahrbahn und gem. Geh- und Radweg)	R42	R42	R4	Nov. 2015	Hell

<b>Autobahndirektion Südbayern</b> Dienststelle Regensburg Alemenstraße 9 93053 Regensburg Tel.: 0941/69856-02, Fax: 0941/69856-499, E-Mail: poststelle.regensburg@abdn.bayern.de		bearbeitet: R42 gezeichnet: R475 geprüft: R4 PSP Nr.: 8015 ABAS020 00 00 10 PSP Bez.: AS SP 14 Regensburg-Regenfurt Datum: 27.04.2017 Datenname: 1_Lageplanverkehrsbeschreibung-Fest
---	--	--

## FESTSTELLUNGSENTWURF

Straßenbauverwaltung <b>Freistaat Bayern</b> Straße / Abschn.-Nr. / Station: A 3_1020_0,033 - A 3_1120_1,284 PROJIS-Nr.: 09_000101010	Unterlage / Blatt-Nr.: 5.2 / 5 <b>Lageplan</b> Spartenverlegung Maßstab: 1 : 2000
--	--

**A3 Nürnberg - Passau**  
**6-streifiger Ausbau von AK Regensburg bis AS Rosenhof**  
 Betr.-km 491,640 bis 506,300

aufgestellt: Autobahndirektion Südbayern, Dienststelle Regensburg  Udo H. Loh, Bauinspektor Regensburg, den 01.08.2014	Festgestellt nach § 17 FStrG gemäß Bescheid vom 27.04.2017 31/32 - 434.1, A 3 - 25 Regensburg, 27.04.2017 Regierung der Oberpfalz  Michael Baumbach Regensburg, den 20.11.2015
---	---

**BW 64** km 500+464  
 Überführung des öFW  
 Kreuzhofstraße  
 LW= 2x25,00m, LH= 4,70m,  
 B = 12,00m, Kr = 100gon

**BW 65** km 501+739  
 Überführung der Staatsstraße  
 St 2145 Waihallastraße  
 LW= 26,00+25,00m, LH= 4,70m,  
 B = 20,80m, Kr = 102,27gon

**BW 66** km 502+593  
 Überführung der GVS  
 Barbing - Oberheising  
 LW= 25,50+25,00m, LH= 4,70m,  
 B = 6,50m, Kr = 100,04gon